


Gm. STROMIEC woj. radomskie

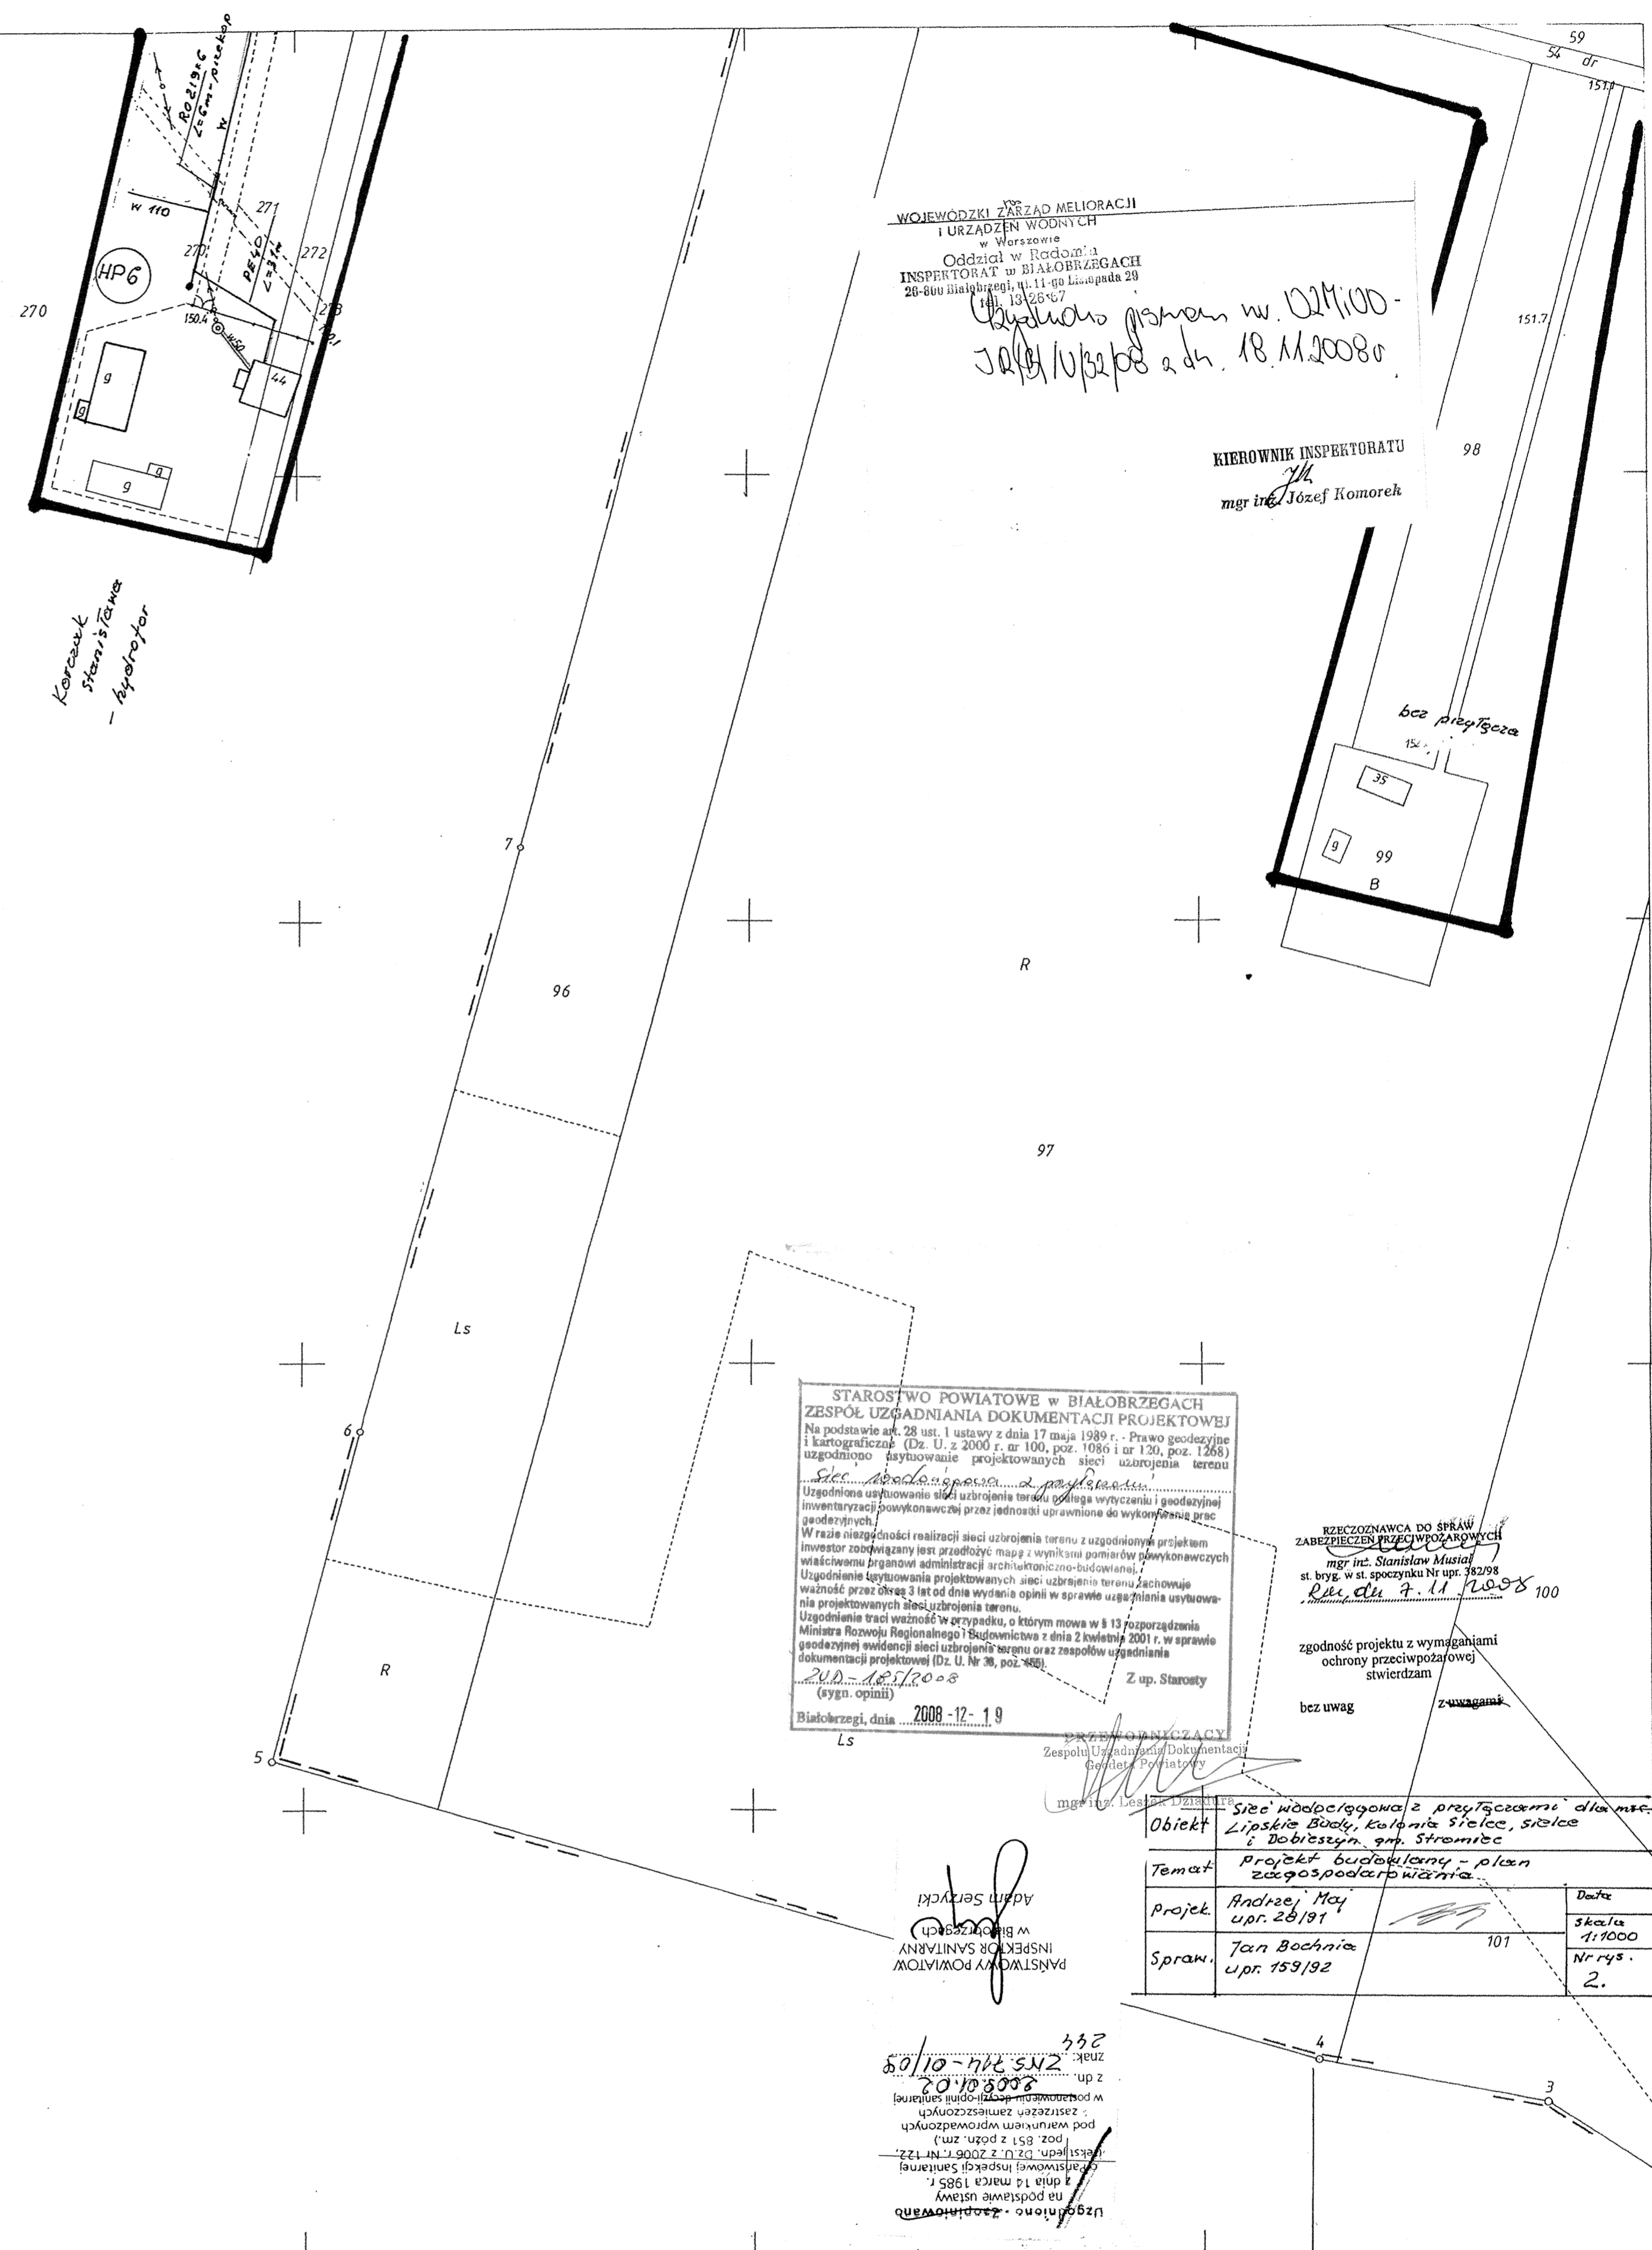

Nie wykazała się istnienia w terenie również innych urządzeń podziemnych, dla których brak było informacji szankowych i nie zostały odnalezione w terenie w czasie inwentaryzacji geodezyjnej.

Kopia mapy jest zgodna z oryginałem z dnia 2008.05.07

670543345 NIP 798-103-64-54
PRZEDSIĘBIORSTWO USŁUG
GEODEZYJNYCH I KARTOGRAFICZNYCH
Szczepan Szczepaniak
26-800 Białobrzegi, Plac Zygmunta Starego 9/54
tel. (048) 613-23-83 - praca
tel. (048) 613-34-81 - dom

Szczepan Szczepaniak
GEODETA nr 1663
tel. 0-604 279 592
(rygn. opinii)

WOJEWÓDZKI ZARZĄD MELIORACJI
URZĄDZEN WOODNYCH
w Warszawie
Oddział w Radomiu
INSPEKTORAT w BIALOBRZEGACH
20-800 Białobrzegi, ul. 11-go listopada 28
13 25 07

*Objęcie planem w D.M.100-
JAB/1/32/08 z dn. 18.11.2008r*

KIEROWNIK INSPEKTORATU
JM
mgr inż. Józef Komorek

STAROSTWO POWIATOWE w BIALOBRZEGACH
ZESPÓŁ URZĄDNIANIA DOKUMENTACJI PROJEKTOWEJ
Na podstawie art. 28 ust. 1 ustawy z dnia 17 maja 1989 r. Prawo geodezyjne i kartograficzne (Dz. U. z 2000 r., nr 100, poz. 1086 i nr 130, poz. 1268)
Uzgodnienie wykonawstwa sieci uzbrojenia terenu. Wytyczenie i geodezyjna inwentaryzacja powykonalowej przez jednostki uprawnione do wykonywania prac geodezyjnych.

W razie niezgodności realizacji sieci uzbrojenia terenu z uzgodnionym projektem inwestor zobowiązany jest przedłożyć mapę wytyczenia pomiarów geodezyjnych i kartograficznych.

Uzgodnienie wykonawstwa sieci uzbrojenia terenu. Wytyczenie i geodezyjna inwentaryzacja powykonalowej przez jednostki uprawnione do wykonywania prac geodezyjnych.

Wzajemnie wytyczony teren, o którym mowa w § 13 Rozporządzenia Ministra Rozwoju Regionalnego i Budownictwa z dnia 2 kwietnia 2001 r. w sprawie geodezyjnej ewidencji sieci uzbrojenia terenu oraz zespołów uzgodnienia dokumentacji projektowej (Dz. U. nr 38, poz. 466).

2. up. Starosty

Biłobrzegi, dnia 2008-12-19

ZWYKONANCA DO SPRAW
ZABEZPIECZENIA PRACOWNICZYCH
mgr inż. Stanisław Musiał
ul. Wyc. w st. pocz. Nr 101
Biłobrzegi, dnia 7.11.2008

zgodność projektu z wymaganiami ochrony przeciwpożarowej stwierdzam
bez uwag

Objekt	Sieć wodociągowa z przyłączem dla nieruchomości w miejscowości Sielce, ul. Sielce i Dobroszyn, gm. Stromiec		
Temat	Projekt budowlany - plan zagospodarowania		
Projek.	Andrzej Maj	upr. 26/91	Data
Sprawy	Tan Bochnia	upr. 159/92	Skala 1:1000 Nr rys. 2.

PANSTWOWY INSPEKTOR POWIATOWY
w BIALOBRZEGACH
INSPEKTOR SĄDNIANY

[Signature]

1998-12-30 1317-6/98-3

[Signature]

STAROSTWO POWIATOWE w BIALOBRZEGACH
Geodeta Powiatowy
Obrodek Dokumentacji Geodezyjnej i Kartograficznej


W obszarze oznaczonym linią przekreśloną dokonano aktualizacji treści mapy zasadniczej. Dokumenty z pomiaru uzupełniającego ujęte do zasobu powiatowego w dniu 13.12.2008 r. i zacyfrowanym pod nr. 1317-6/98-3. Niniejsza mapa może służyć do celów projektowych. Projektowane obiekty budowlane wymagają pozwolenia na budowę podlega wytyczeniu i inwentaryzacji powykonalowej przez jednostki uprawnione do wykonywania prac geodezyjnych.

Biłobrzegi, dnia 2008.12.19

MAPA ZASADNICZA
Zatopiona w r. 1998 przez
ZAKŁAD USŁUG GEODEZYJNYCH
JAN ZASOWSKI

Kierownik Zakładu: mgr inż. Jan Zasowski dn. 1998.10.28

124.411.191
1:1000

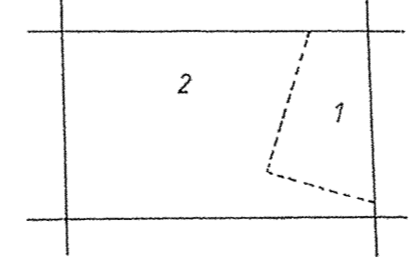

Gm. Stromiec woj. radomskie
1. wieś: Sielce

