

124.411.052

124.411.054

STAROSTWO POWIATOWE w BIALOBRZEGACH
 ZESPOL UZGADNIANIA DOKUMENTACJI PROJEKTOWEJ
 Na podstawie art. 24 ust. 1 ustawy z dnia 17 maja 1989 r. - Prawo geodezyjne i kartograficzne (Dz. U. z 2000 r. nr 100, poz. 1086 i nr 126, poz. 1268) uzgodniono wykorzystanie projektowanych sieci uzbrojenia terenu

Sieć wodociągowa z przyłączami

Uzgodnione wykorzystanie sieci uzbrojenia terenu podlega wytyczeniu i geodezyjnej inwentaryzacji powykonawczej oraz jest oddane uprawnions do wykonywania prac geodezyjnych.

W razie niezgodności realizacji sieci uzbrojenia terenu z uzgodnionym projektem inwestor zobowiązany jest przedłożyć mapę z wynikami pomiarów powykonawczych, właścicielom (głównie) administracji architektoniczno-budowlanej.

Uzgodnienie wykorzystania projektowanych sieci uzbrojenia terenu zachowuje ważność przez okres 3 lat od dnia wydania opinii w sprawie uzgodnienia wykorzystania projektowanych sieci uzbrojenia terenu.

Uzgodnienie traci ważność w przypadku: 1) zmiany nowa w § 13 rozporządzenia Ministra Rozwoju Regionalnego i Budownictwa z dnia 2 kwietnia 2001 r. w sprawie geodezyjnej ewidencji sieci uzbrojenia terenu oraz 2) zespołów uzgodnienia dokumentacji projektowej (Dz. U. Nr 38, poz. 458).

2008-12-19
 (sygn. opinii)

Białobrzegi, dnia 2008-12-19

2 up. Starosty
 PRZEWODNICZĄCY
 Zespół Uzgodnienia Dokumentacji
 Geodeta Powiatowy
 mgr inż. Leszek Dziurzyński

MAPA DO CELÓW PROJEKTOWYCH
 SKALA 1: 1000
 Wojew.: mazowieckie
 Powiat: białobrzegi
 Gmina: Stromiec
 Obręb: Lipskie Budy

Nie wyklucza się istnienia w terenie również innych urządzeń podziemnych, dla których brak było informacji branżowych i nie zostały odnalezione w terenie w czasie inwentaryzacji geodezyjnej.


Kopia mapy jest zgodna z oryginałem 124.411.052
 Treść mapy aktualna na dzień 2008.07
 w granicach lokalizacji

RZECZOZNAWCA DO SPRAW ZABEZPIECZEN PRZECIWOPOŻAROWYCH
 mgr inż. Stanisław Mustiał
 st. bryg. w st. spoczynku Nr upr. 382/98
 Pm, dn 7.11.2008

zgodność projektu z wymaganiami ochrony przeciwpożarowej stwierdzam
 bez uwag z uwagami

670043345- NIP 86-113-14-14
 PRZEDSIĘBIORSTWO USŁUG
 GEODEZYJNYCH I KARTOGRAFICZNYCH
 Szczepan Szczępaniuk
 26-800 Białobrzegi, Plac Złoty 1
 tel. (048) 613-23 23
 tel. (048) 613-23 23

Szczepan Szczępaniuk
 GEODETA

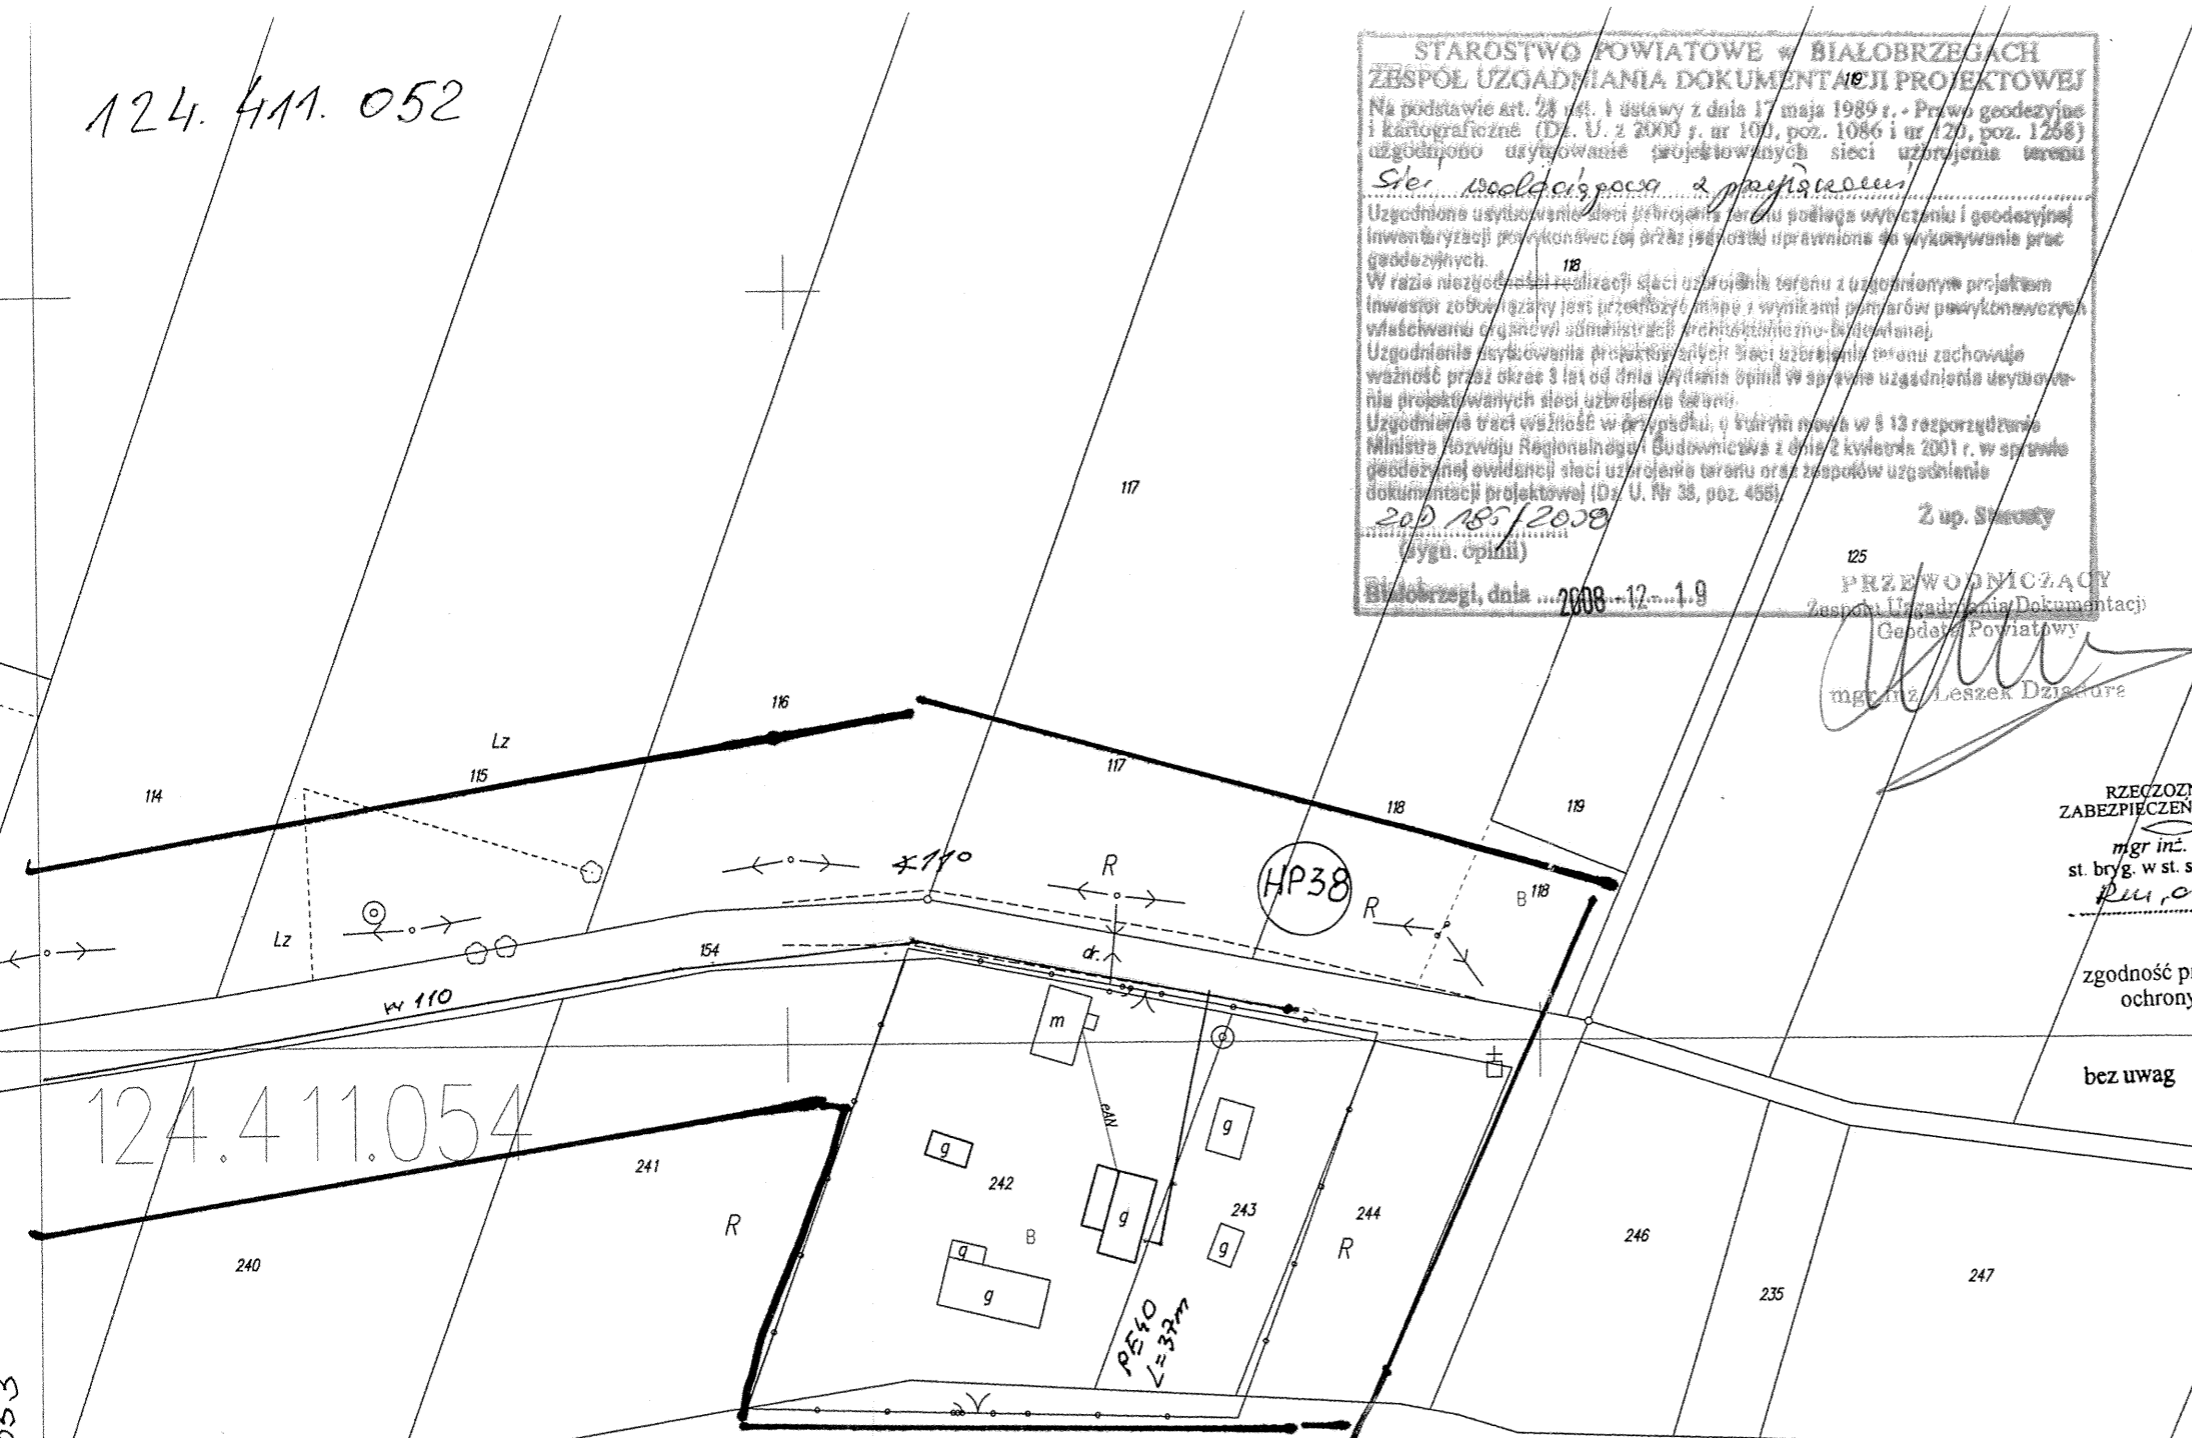

Objekt	Sieć wodoc. z przyłączami dla wsi Lipskie Budy, Kolonia Siełce, Siełce, Dobieszyn	
Temat	projekt budowlany - plan zagospodarowania	
projek.	Andrzej Maj upr. 28/97	Data
Spraw.	Jan Bochnia upr. 15/92	Skala 1:1000
		Nr rys. 25

Uzgodniono - Zapewniono
 na podstawie ustawy z dnia 14 marca 1985 r. o Państwowej Inspekcji Sanitarnej (tekst jedn. Dz.U. z 2006 r. Nr 122, poz. 851 z późn. zm.) pod warunkiem wprowadzonych zastrzeżeń zamieszczonych w postanowieniu decyzji opinii sanitarnej z dn. 2008.01.02
 znak: ZNS.714-01/08
 244

PAŃSTWOWY POWIATOWY INSPEKTOR SANITARNY w Białobrzegach
 Adam Serzycki

STAROSTWO POWIATOWE w Białobrzegach
 Geodeta Powiatowy
 Ośrodek Dokumentacji Geodezyjnej i Kartograficznej
 W obszarze oznaczonym linią... dokonano aktualizacji treści mapy zasadniczej. Dokumenty z pomiaru uzupełniono do zasobu powiatowego w dniu... i zaakredytowano pod nr...
 Niniejsza mapa może służyć do celów projektowych. Projektowane obiekty budowlane wymagające pozwolenia na budowę podlegają wytyczeniu i inwentaryzacji powykonawczej przez jednostki uprawnione do wykonywania prac geodezyjnych.
 Białobrzegi, dnia 2008-07-11

Kucharska Helena - punkt